


RZUT PARTERU

SKALA 1:100

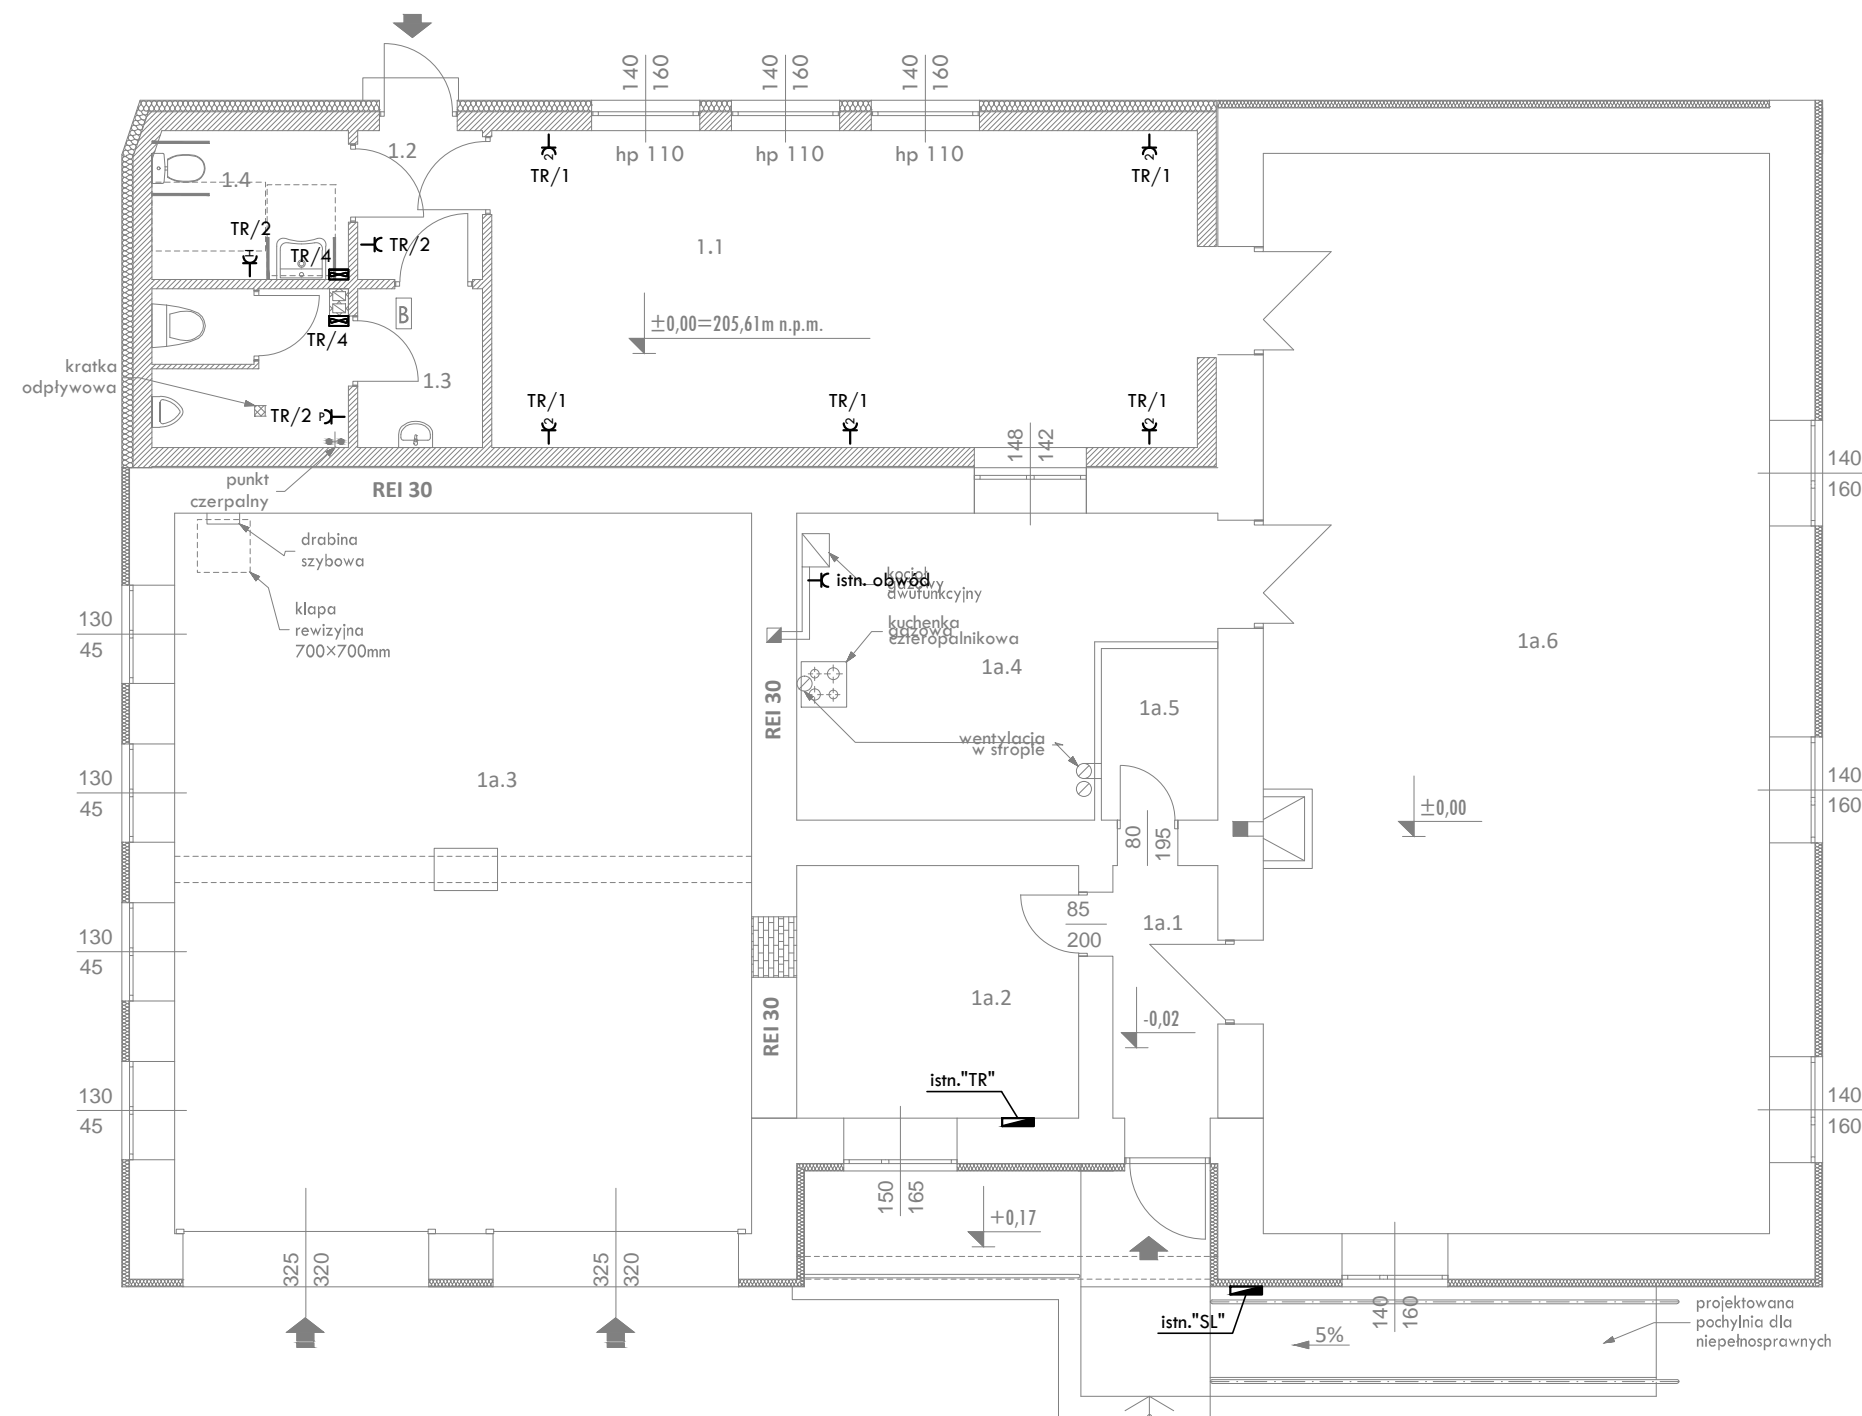

ZESTAWIENIE POWIERZCHNI		
(część istniejąca)		
1a.1	przedsionek	4.63m ²
1a.2	szatnia	12.46m ²
1a.3	garaż	72.23m ²
1a.4	aneks kuchenny	18.77m ²
1a.5	W.C.	3.50m ²
1a.6	sala	95.73m ²
RAZEM		207.32m ²

ZESTAWIENIE POWIERZCHNI		
(część projektowana)		
1.1	sala	39.32m ²
1.2	korytarz	3.36m ²
1.3	toaleta męska	9.08m ²
1.4	toaleta damska+niepełnosprawnych	5.21m ²
RAZEM		56.97m ²

LEGENDA:

- Gniazdo pojedyncze z uziemieniem, 16A
- Gniazdo podwójne z uziemieniem, 16A
- Gniazdo pojedyncze IP44 z uziemieniem, 16A
- Gniazdo pojedyncze IP44 z uziemieniem, 16A (podgrzewacz)
- Wentylator łazienkowy 230V
- TR Tablica rozdzielcza
- SL Szafka licznikowa

UWAGI:

- Instalacje prowadzić zgodnie z obowiązującymi zasadami, zachowując koordynację z innymi instalacjami
- Przejścia kablami oraz przewodami pomiędzy strefami pożarowymi należy uszczelnić masą ognioochronną
- Łączniki oświetleniowe należy montować na wysokości 120cm od poziomu posadzki
- Gniazda ogólne należy montować na wysokości 30cm od poziomu posadzki
- Wypusty zasilające urządzenia elektryczne należy montować na wysokości montażu poszczególnych urządzeń

Wszystkie prawa zastrzeżone. Łączenie z prawem reprodukcji lub udostępnienia osobom trzecim tego rysunku lub jego części bez wyrażonego upoważnienia autora Biura Projektowego Draft (Dz.U. 24/1994 poz.83 art. 115-118)	Rewizje nr/data:	Temat rewizji - krótki opis:			
	Jednostka Projektowa:	DRAFT ENGINEERS sp. z o.o.			
	Nazwa Inwestora:	ul. Krakowska 21 32-065 Krzeszowice e-mail: biuro@biurodraft.com.pl			
	Nazwa obiektu budowlanego:	Rozbudowa i przebudowa budynku Ochotniczej Straży Pożarnej w Brześciach			
	Adres obiektu budowlanego:	miejscowość Brzeście gmina Pińczów		Nr działek inwestycji: 855, 856/1	
	Branża:	ELEKTRYCZNA	Stadium:	PROJEKT WYKONAWCZY	Nr projektu: 387/PA-K/08/2019
	Funkcja:	Imię i nazwisko:	Nr uprawnień i specjalizacja:		Podpis:
Projektant:		mgr inż. Paweł Kamoda		upr. bud. nr MAP/0041/PWBE/16 instalacje elektryczne	
Sprawdził:				PAŹDZIERNIK 2019	
nr rewizji:		Nazwa Rysunku:	RZUT PARTERU - instalacja gniazd		Skala: 1:100
				Nr rys. E-02	