



INSTALACJA WODY

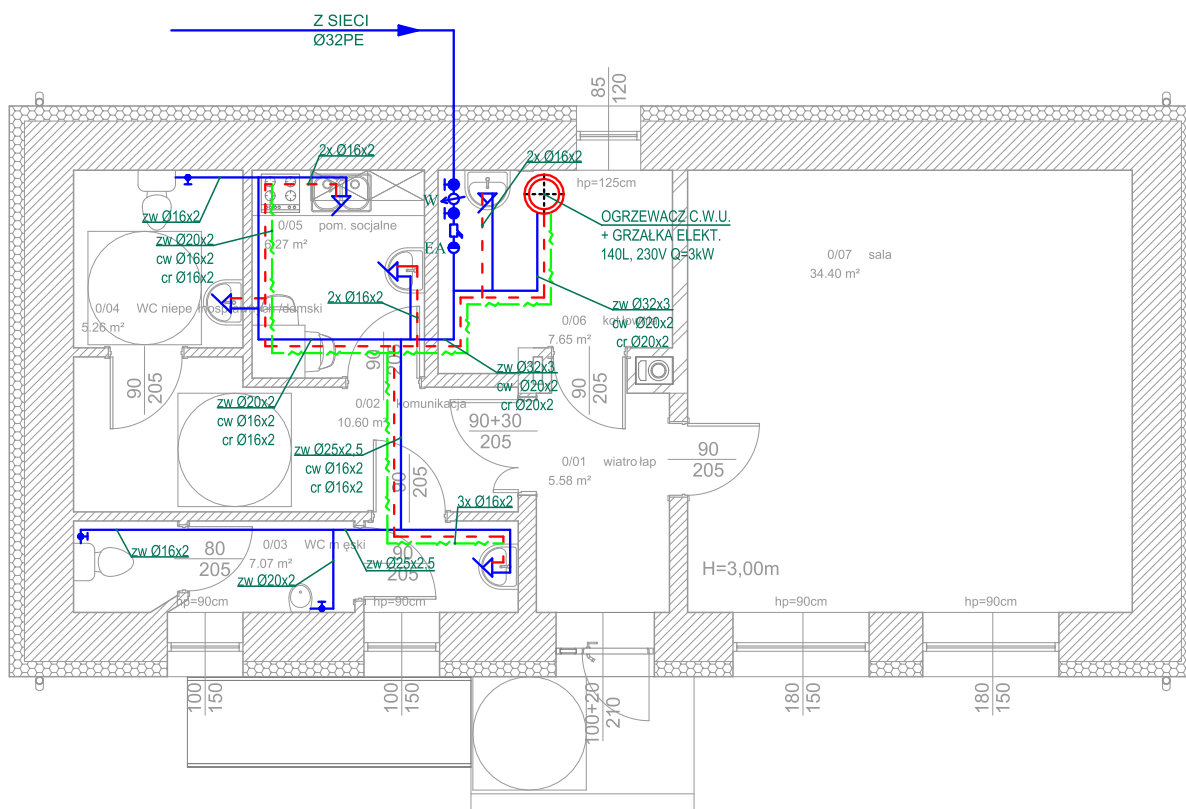

LEGENDA:

- - woda zimna
- - - - woda ciepła
- - - - woda cyrkulacyjna

 PROJEKT-TECHNIKA ul. Skibińskiego 13 25-819 Kielce tel. 886 720 094 e-mail: biuro@projekt-technika.pl www.projekt-technika.pl		PROJEKT-TECHNIKA ul. Skibińskiego 13 25-819 Kielce tel. 886 720 094		Numer rysunku: PT/SAN/02		Branża: SANITARNA		Skala: 1:100	
						Inwestor: GMINA PIŃCZÓW UL. 3 MAJA 10 28-400 PIŃCZÓW		Adres inwestycji: dz.nr ewid. 130/1, 130/2 obręb 0032 Szarbków msc. Szarbków gm. Pińczów pow.pińczowski	
Data opracowania projektu: lipiec 2021r.									
Funkcja:		Imię i nazwisko:		Nr upr.		Podpis			
Projektował:		mgr inż. Kamil Górski		SWK/0169/PWOS/14				Rodzaj projektu: <i>Przebudowa istniejącego budynku wraz ze zmianą sposobu użytkowania z przeznaczeniem na budynek świetlicy wiejskiej oraz budowa bezodpływowego zbiornika na nieczystości ciekłe 4m³</i>	
Asystent:		inż. Monika Wadas		---				Temat: <i>Rzut parteru - instalacja wody</i>	