


RZUT PARTERU  
ZAPLECZE SANITARNO - SZATNIOWE  
SKALA 1 : 100

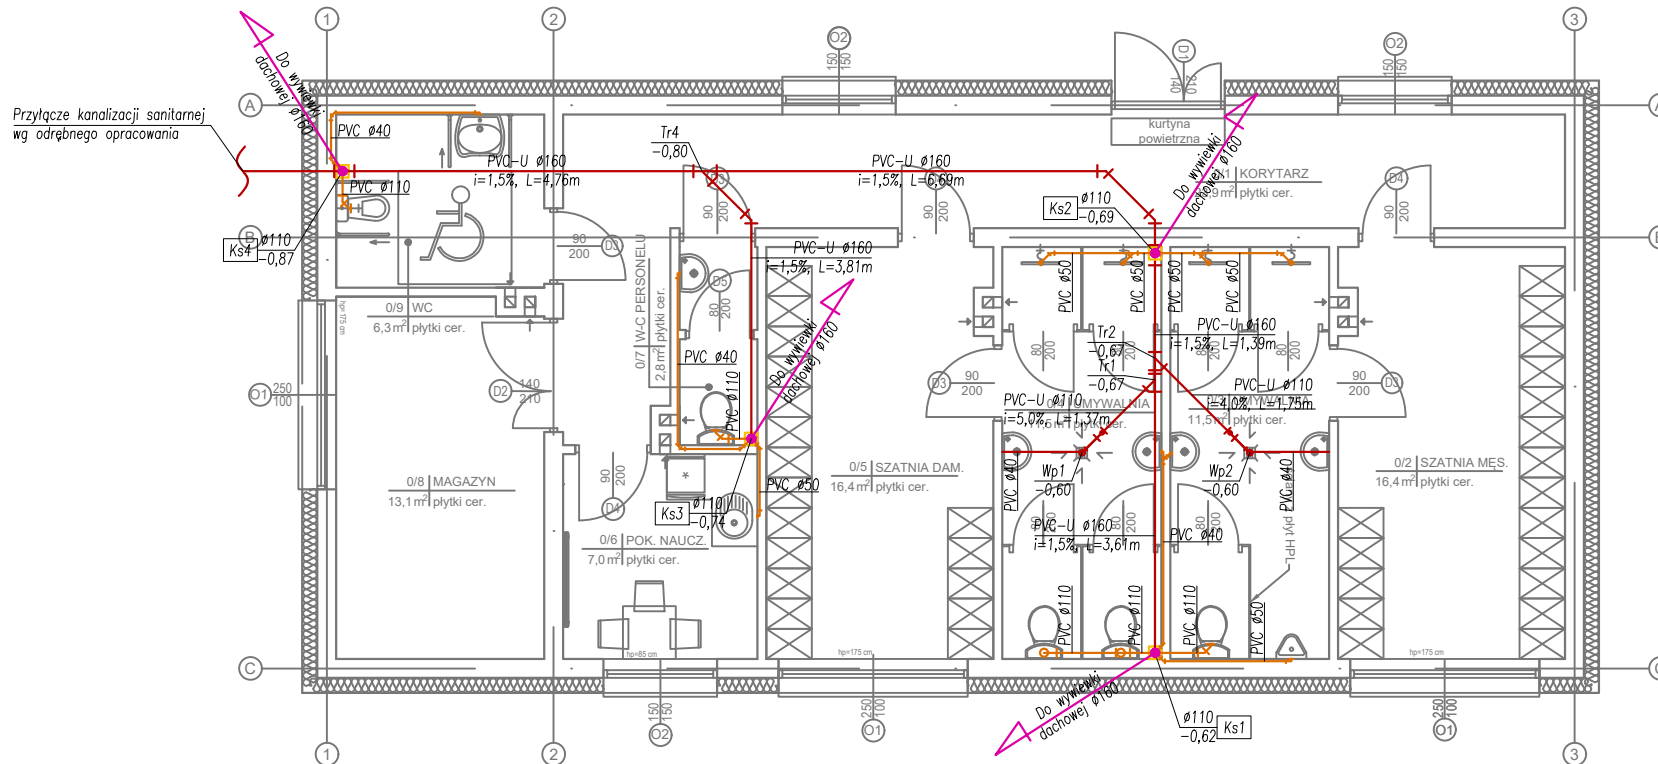


**OZNACZENIA:**

- Instalacja kanalizacji podposadzkowej
- Podejścia kanalizacyjne
- Ks3 — Pion kanalizacji sanitarnej
- Tr2 — Trójnik na instalacji kanalizacji (poziomy odpływowe)

**UWAGI:**

- Rzędne na instalacji podawane do osi przewodu kanalizacji.
- Rzeczywiste rzędne ustalić na budowie i nanieść na dokumentację powykonawczą.
- Przykanalik układany w strefie przemarzania gruntu zabezpieczyć np. za pomocą keramzytu.
- Instalację kanalizacji w miejscach prowadzenia na zewnątrz/po ścianach obudować szczelnie.
- Przejścia przez przegrody oddzielenia ppoż. zabezpieczyć za pomocą zabezpieczeń ogniochronnych np. opaski ogniochronne INTU FR WRAP.
- Przewody kanalizacji przez przegrody prowadzić w rurach osłonowych o średnicy 1,5x $\phi_{przewodu}$

<div><div>PROJEKT</div></div> <div><b>Grzegorz Makowski</b> 28-100 Busko-Zdrój    ul. Wojska Polskiego 2    tel. 505 830 433</div>		<div>INWESTOR: Gmina Pińczów, Ul. 3 Maja 10, 28-400 Pińczów</div> <div>OBIEKT:</div>	
<div>Imię i nazwisko / Upr.</div>		<div>PODPIS:</div>	
<div>PROJEKTOWAŁA: mgr inż. Agnieszka Kantor Upr. SWK/0082/PBS/21</div> <div>SPRAWDZIŁA: mgr inż. Angelika Baran Upr. SWK/0079/PWBS/21</div>		<div>Budowa boiska piłkarskiego oraz boiska wielofunkcyjnego wraz z zapleczem sanitarno - szatniowym w ramach programu budowy kompleksów sportowych „Orlik” edycja 2024</div>	
<div>DATA:</div> <div>01. 2026 r.</div>		<div>ADRES: dz. nr ew. 26/21, ul. Pałęki 26, 28-400 Pińczów</div>	
<div>TYTUŁ RYSUNKU: RZUT PARTERU ZAPLECZE SANITARNO-SZATNIOWE - Instalacja kanalizacji sanitarnej</div>		<div>SKALA: 1:100</div>	<div>NR RYS: 02</div>